


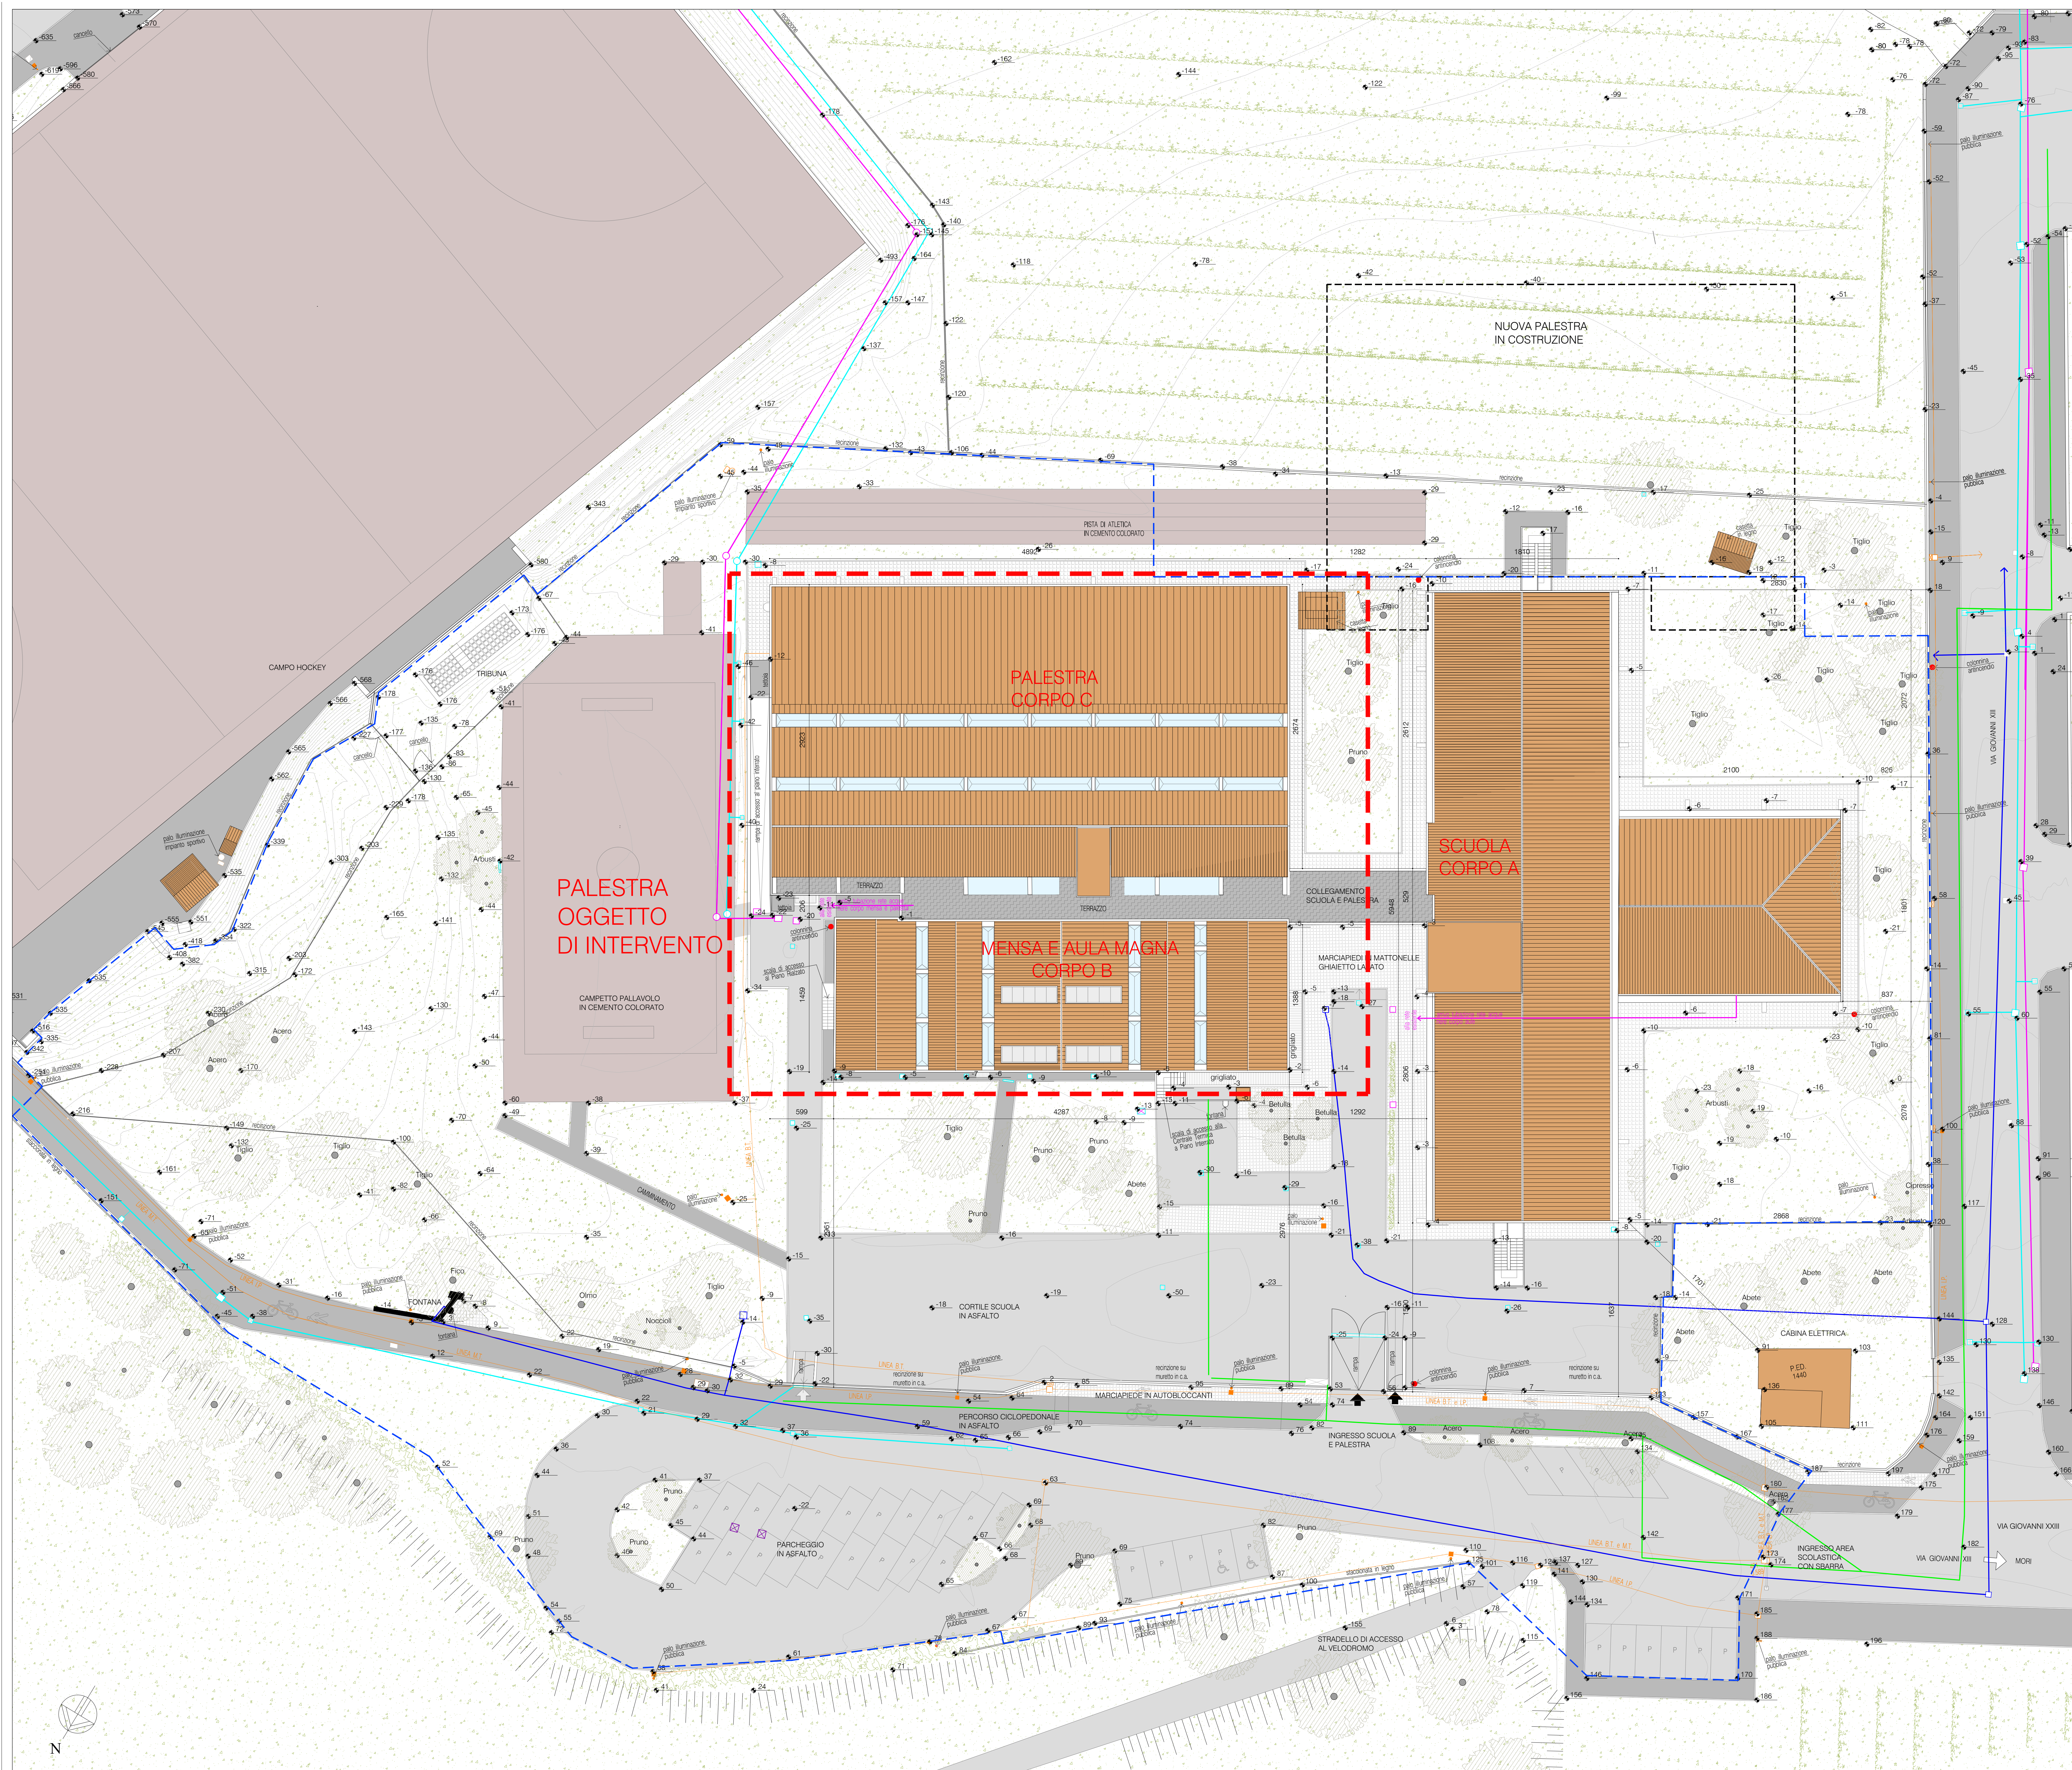

LEGENDA	
	LIMITE AREA CONCORSO
	POZZETTO ISPEZIONE RETE ACQUE NERE
	TUBAZIONE RETE ACQUE NERE
	SFONE FRENZE
	POZZETTO ISPEZIONE RETE ACQUE BIANCHE
	TUBAZIONE RETE ACQUE BIANCHE
	POZZETTO CADUTA RACCOLTA RETE ACQUE BIANCHE
	GRIGLIA RACCOLTE RETE ACQUE BIANCHE
	POZZETTO PLUVIALE
	POZZETTO ISP. RETE ACQUEDOTTO
	TUBAZIONE RETE ACQUEDOTTO
	CORPO ILLUMINANTE
	PAILO ILLUMINAZIONE IMPIANTO SPORTIVO
	LINEA ILLUMINAZIONE PUBBLICA BASSA E MEDIA TENSIONE
	TUBAZIONE RETE GAS
	BOTOLE ESTERNA GASOLIO DIMESSA
	POZZETTO TELECOM
	COLONNINA ANTINCENDIO

NOTA:
LA PIANIFICAZIONE DELLE RETI FORNARE NEI PRESSI DEL PLESSO SCOLASTICO E ADIACENTI NELLA PROPRIETA' SONO RAPPRESENTATE PARZIALMENTE. IN QUANTO IN ALCUNI TRATTI IL TRACCIATO NON E' VERIFICABILE.
LA TRACCIATURA DEL PERCORSO DEI CAVI E DELLE RETI NON GARANTISCE L'ESATTA POSIZIONE PERTANTO EVENTUALI LAVORI DI SCAVO DOVRANNO ESSERE CONDOTTI CON CAUTELA.

*Come quota di riferimento (0,00) per le indicazioni di altezze nel progetto, viene definita la quota a piano terra del corridoio di accesso alla palestra e alla mensa. Tutte le quote del progetto dovranno essere riferite a questa quota zero.

** La quota di riferimento (0,00) corrisponde alla quota (-1,14) degli elaborati a base di gara, messi a disposizione dalla stazione appaltante.



PROVINCIA TRENTO
COMUNE DI MORI



TITOLO PROGETTO:

**RISTRUTTURAZIONE PALESTRA
DELLA SCUOLA SECONDARIA DI
PRIMO GRADO DI MORI**

TITOLO TAVOLA:

SDF PALESTRA - PLANIMETRIA GENERALE

SCALA:
1:100

DATA:
Febbraio 2022

NUMERO TAVOLA:
04

SERVIZIO TECNICO Lavori Pubblici
Responsabile: Ing. Giuseppe Mazurana
telefono 0464 916246
e-mail lavoripubblici@comune.mori.tn.it
www.comune.mori.tn.it

Comune di Mori
via Scuole, n. 2 - 38065 Mori (TN)
telefono 0464 916200
p. IVA: 00148560220 - c. f. 00124030222
Mori è "La cittadella dello sport"